




PLANTA BAIXA
Escala: 1:500

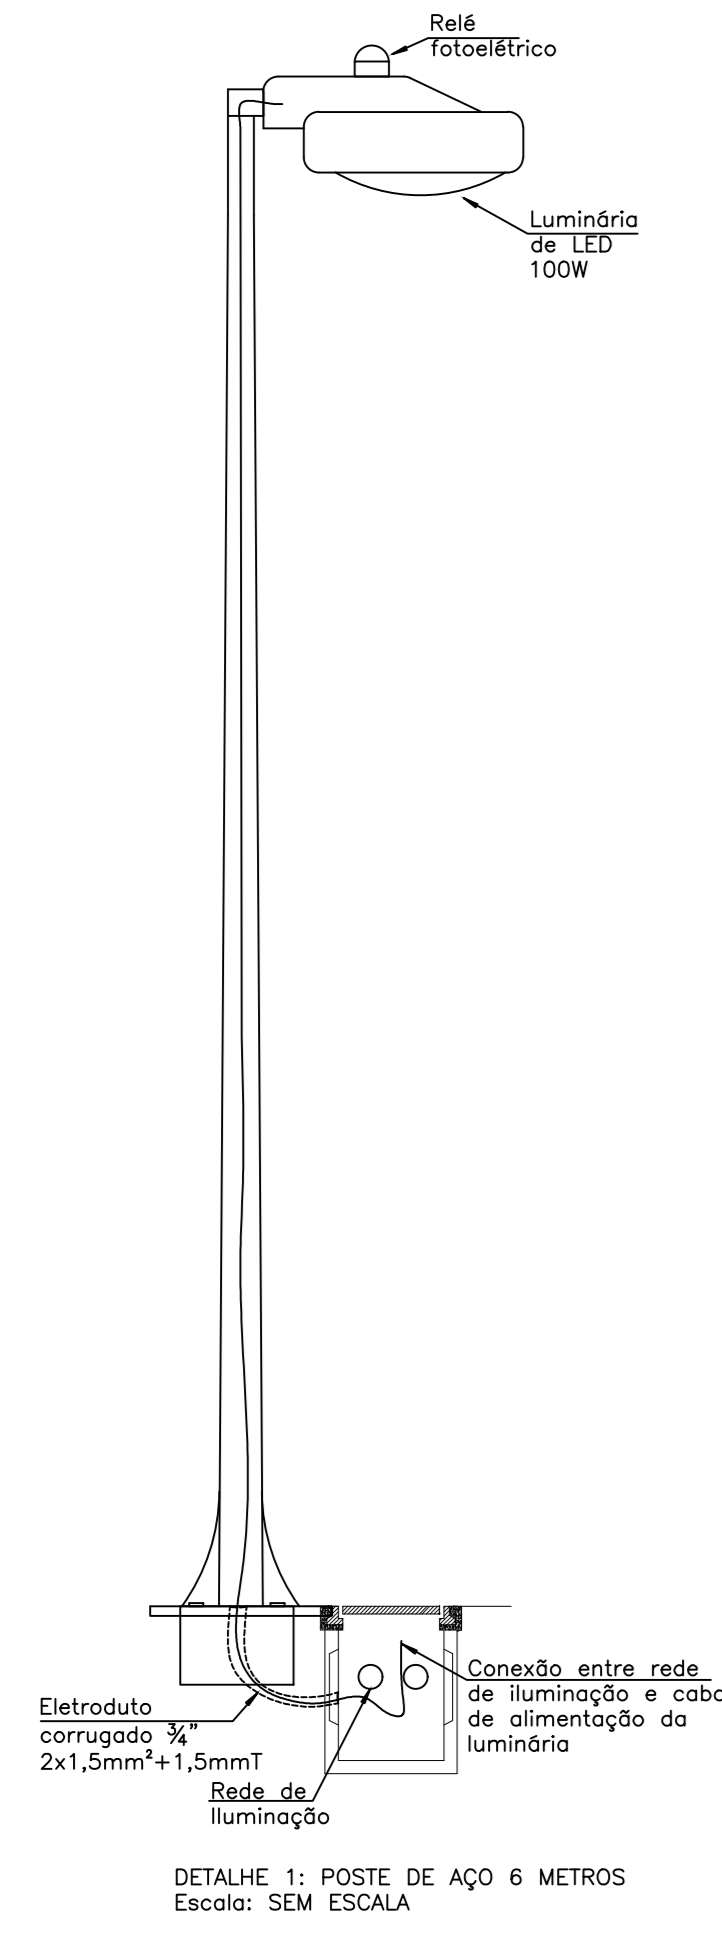

DETAILHE 1: POSTE DE AÇO 6 METROS
Escala: SEM ESCALA

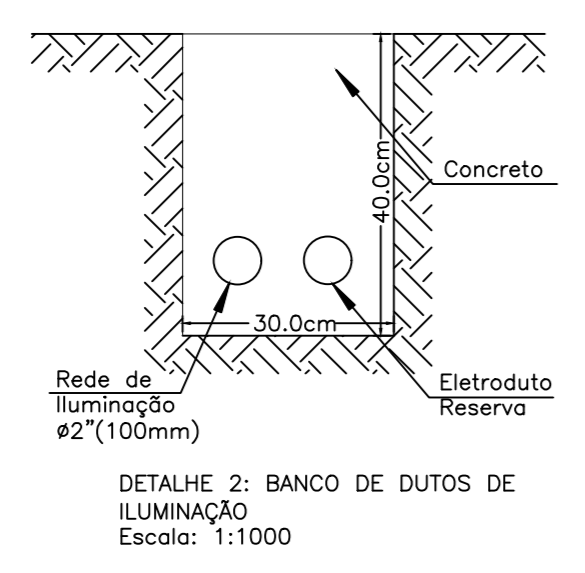

DETAILHE 2: BANCO DE DUTOS DE ILUMINAÇÃO
Escala: 1:1000

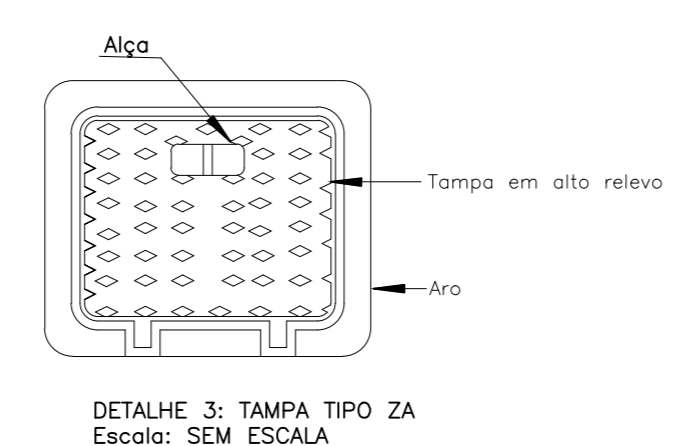

DETAILHE 3: TAMPA TIPO ZA
Escala: SEM ESCALA

LEGENDA	
○	POSTE DE AÇO CIRCULAR DE 6 METROS DE ALTURA
□	CAIXA DE PASSAGEM TIPO ZA
LED100 C-AB	LUMINÁRIA DE LED 100W 25mm² FASE E 10mm² TERRA MÉDIO - FASES AB
3x25mm²+10T	CABO DE ALUMÍNIO ISOLADO 0,7/14V 25mm² FASE E 10mm² TERRA
3x16mm²+10T	CABO DE ALUMÍNIO ISOLADO 0,7/14V 25mm² FASE E 10mm² TERRA
2x2(100mm)	ELETRODUTO CORRUGADO DIÂMETRO 100mm - 1 ILUMINAÇÃO 1 RESERVA